


丰顺县汤坑镇河东路计生宿舍B栋2梯加建电梯规划方案批前公示图

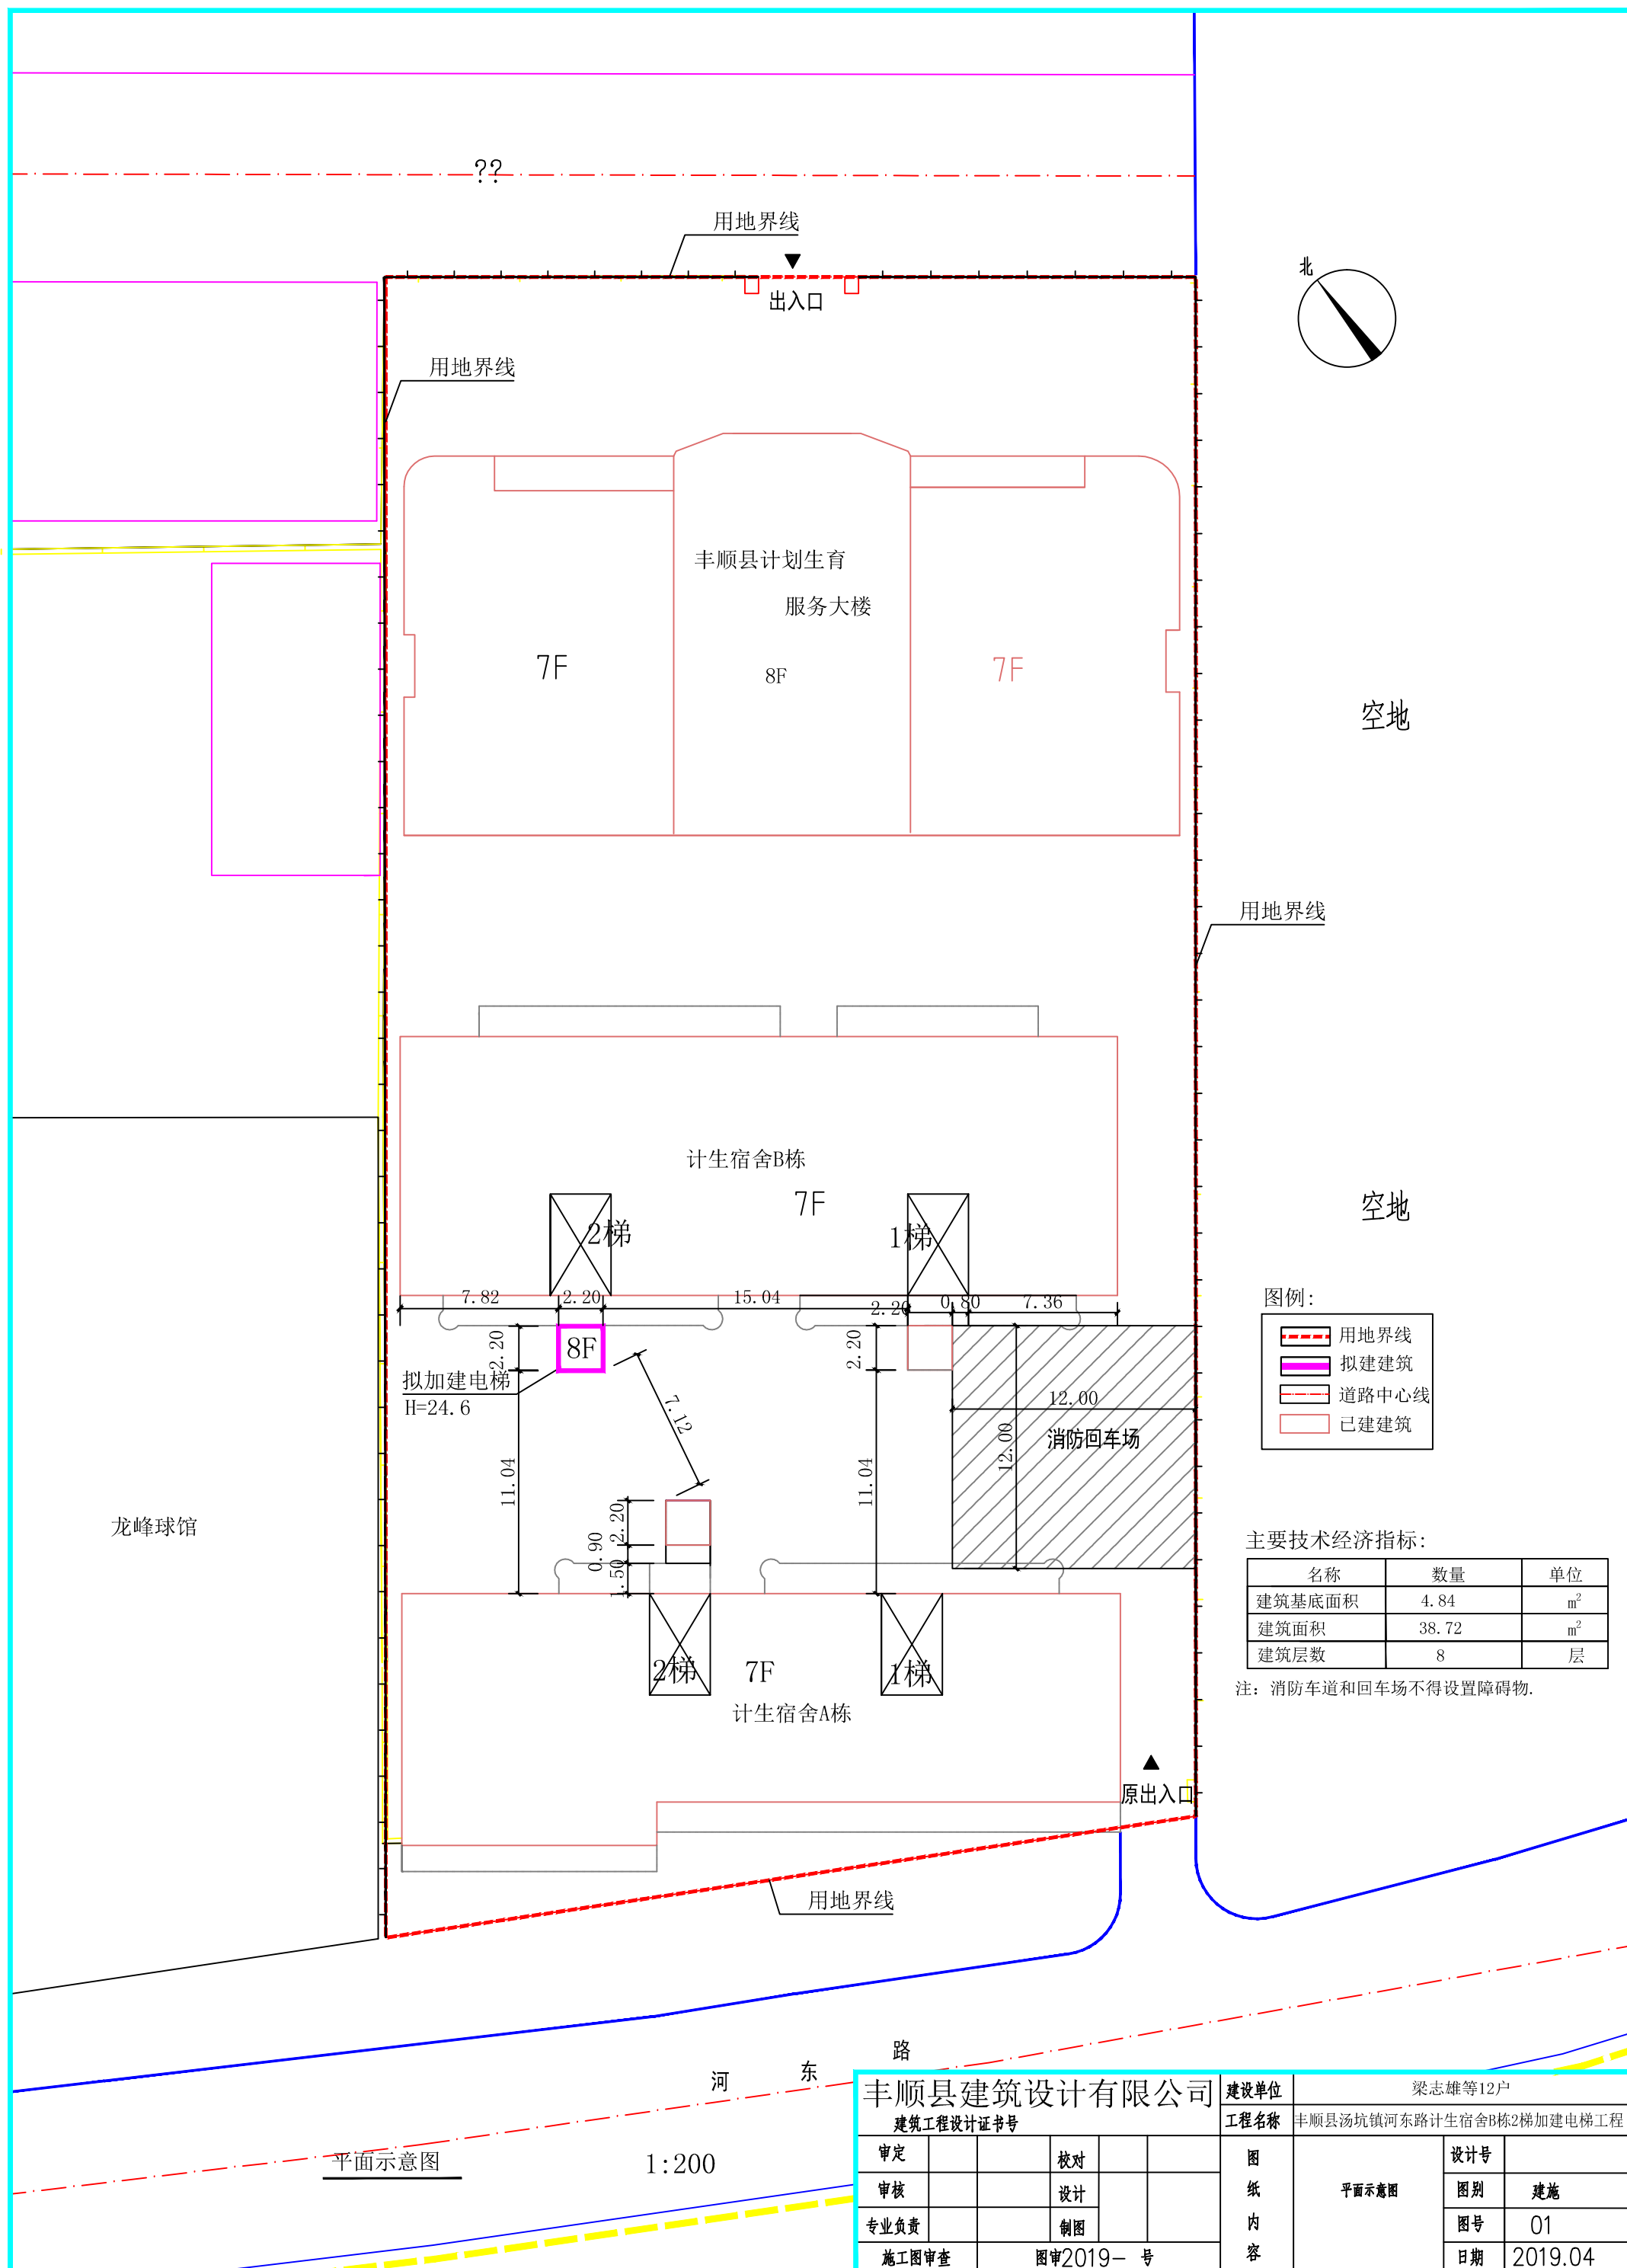

图例:

| | |
|--|-------|
| | 用地界线 |
| | 拟建建筑 |
| | 道路中心线 |
| | 已建建筑 |

主要技术经济指标:

| 名称 | 数量 | 单位 |
|--------|-------|----------------|
| 建筑基底面积 | 4.84 | m ² |
| 建筑面积 | 38.72 | m ² |
| 建筑层数 | 8 | 层 |

注: 消防车道和回车场不得设置障碍物。

| | | | | | | |
|-------------|--|-----------|--|------------------|-------------------------|---------|
| 丰顺县建筑设计有限公司 | | | | 建设单位 | 梁志雄等12户 | |
| 建筑工程设计证书号 | | | | 工程名称 | 丰顺县汤坑镇河东路计生宿舍B栋2梯加建电梯工程 | |
| 审定 | | 校对 | | 图 纸 内 容 | 设计号 | |
| 审核 | | 设计 | | | 图别 | 建施 |
| 专业负责 | | 制图 | | | 图号 | 01 |
| 施工图审查 | | 图审2019- 号 | | | 日期 | 2019.04 |